



Legenda
 RG - Registro bruto giveta ABNT c/PVC soldável - RG


Lista de Materiais		
Alimentador Predial		
Tubo PVC rígido soldável 25mm	19,44 m	
Tubo PVC rígido soldável 25mm, em prumada	4 m	
Joelho 90° PVC soldável 25mm	4 un	
Registro de gaveta 3/4"	1 un	
Torneira Bóia PVC 25mm	1 un	
Adaptador Flange Soldável 25mm	1 un	
Reservatório de fibra 500L	1 un	
Torneira Jardim		
Tubo PVC rígido soldável 25mm	0,7 m	
Tubo PVC rígido soldável 25mm, em prumada	0,35 m	
Tê 90° PVC soldável 25mm	1 un	
Joelho 90° PVC soldável 25mm	1 un	
Joelho 90° soldável com bucha de latão 25mm x 1/2"	1 un	
Torneira de jardim 1/2"	1 un	
Extravasor/Expurgo		
Tubo PVC rígido soldável 50mm	2,7 m	
Adaptador Flange Soldável 50mm	2 un	
Registro de gaveta 1.1/2"	1 un	
Joelho 90° PVC soldável 50mm	1 un	
Tê 90° PVC soldável 50mm	2 un	
Barriete		
Tubo PVC rígido soldável 50mm	14,3 m	
Adaptador Flange Soldável 50mm	2 un	
Registro de gaveta 1.1/2"	2 un	
Joelho 90° PVC soldável 50mm	4 un	
Tê redução 90° PVC soldável 50mm x 25mm	1 un	
Joelho redução 90° PVC soldável 50mm x 25mm	1 un	
Coluna de água fria 1		
Tubo PVC rígido soldável 25mm	0,95 m	
Tubo PVC rígido soldável 25mm, em prumada	5,4 m	
Joelho 90° PVC soldável 25mm	2 un	
Tê 90° PVC soldável 25mm	1 un	
Registro de gaveta 3/4"	1 un	
Joelho 90° soldável com bucha de latão 25mm x 3/4"	2 un	
Torneira de cozinha 3/4"	2 un	
Coluna de água fria 2		
Tubo PVC rígido soldável 25mm	5,2 m	
Tubo PVC rígido soldável 25mm, em prumada	4,25 m	
Joelho 90° PVC soldável 25mm	2 un	
Tê 90° PVC soldável 25mm	1 un	
Registro de gaveta 3/4"	1 un	
Joelho 90° soldável com bucha de latão 25mm x 3/4"	1 un	
Joelho 90° soldável com bucha de latão 25mm x 1/2"	1 un	
Engate flexível cobre cromado com canopla 1/2" - 30cm	1 un	
Bolsa de ligação p/ vaso sanitário 1.1/2"	1 un	
Torneira de lavatório 1/2"	1 un	
Coluna de água fria 3		
Tubo PVC rígido soldável 25mm	5,2 m	
Tubo PVC rígido soldável 25mm, em prumada	5,05 m	
Joelho 90° PVC soldável 25mm	2 un	
Tê 90° PVC soldável 25mm	2 un	
Registro de gaveta 3/4"	1 un	
Joelho 90° soldável com bucha de latão 25mm x 3/4"	2 un	
Joelho 90° soldável com bucha de latão 25mm x 1/2"	1 un	
Engate flexível cobre cromado com canopla 1/2" - 30cm	1 un	
Bolsa de ligação p/ vaso sanitário 1.1/2"	1 un	
Torneira de cozinha 3/4"	1 un	
Torneira de lavatório 1/2"	1 un	

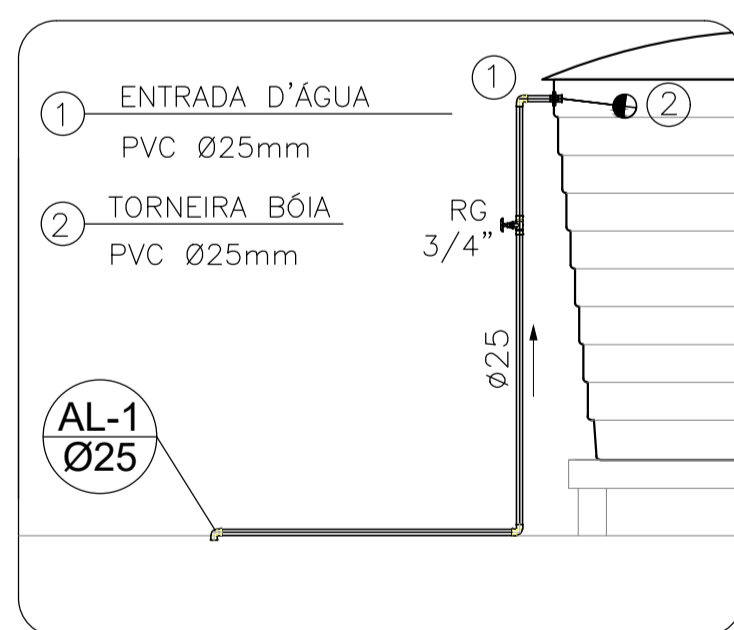

Detalhe H1
s/ esc

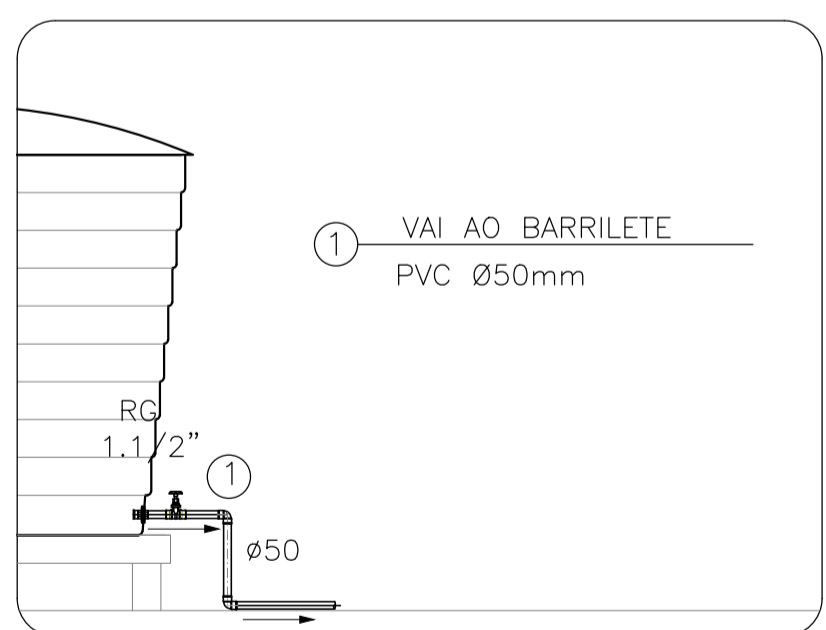

Detalhe H2
s/ esc

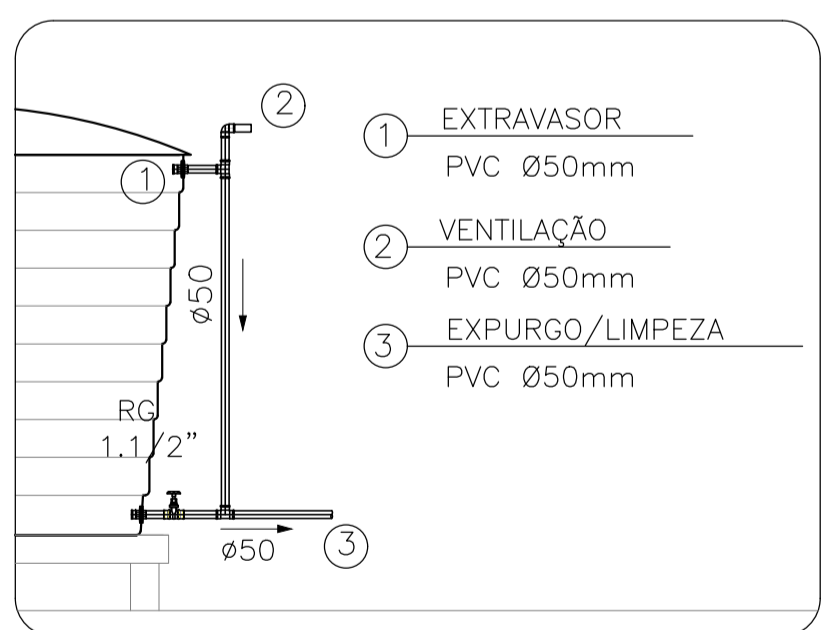

Detalhe H3
s/ esc

Planta baixa Hidráulica
Escala 1:50

TODAS AS MEDIDAS E NÍVEIS DEVERÃO SER CONFERIDOS NO LOCAL.

R003			
R002			
R001			
REVISÃO	ALTERAÇÕES	EMISSÃO	RESPONSÁVEL

CENTRO PÚBLICO DE ECONOMIA SOLIDÁRIA (CEPES) OLGA MARREK BERBIGIER	
PREFEITURA MUNICIPAL DE CHARQUEADAS Secretaria Municipal de Planejamento e Gestão de Projetos	
RESPONSÁVEL TÉCNICO: Alex Koch de Almeida Engenheiro Civil CREA: RS216282	PREFEITO MUNICIPAL: Ricardo Machado Vargas DESENHO: Alex Koch de Almeida
OBRA: Reforma e Ampliação CEPES	ÁREA: 326,93 m²
ENDEREÇO: Antero de Oliveira nº434	MUNICÍPIO: Charqueadas / RS
PROJETO: Reforma e Ampliação	ASSUNTO: Hidráulico: Planta baixa, detalhes, estereograma
ESCALA: INDICADA	DATA: Fevereiro 2024
Nº PRANCHA: 04/05	
NOME ARQUIVO: SEPLAG-CEPES-REF-01a05-REV01.dwg	